



ANEXO V


SANITÁRIA: PLANTA GERAL/  
DISTRIBUIÇÃO/PLANTA DE DETALHES 01 02 03 04  
05 06

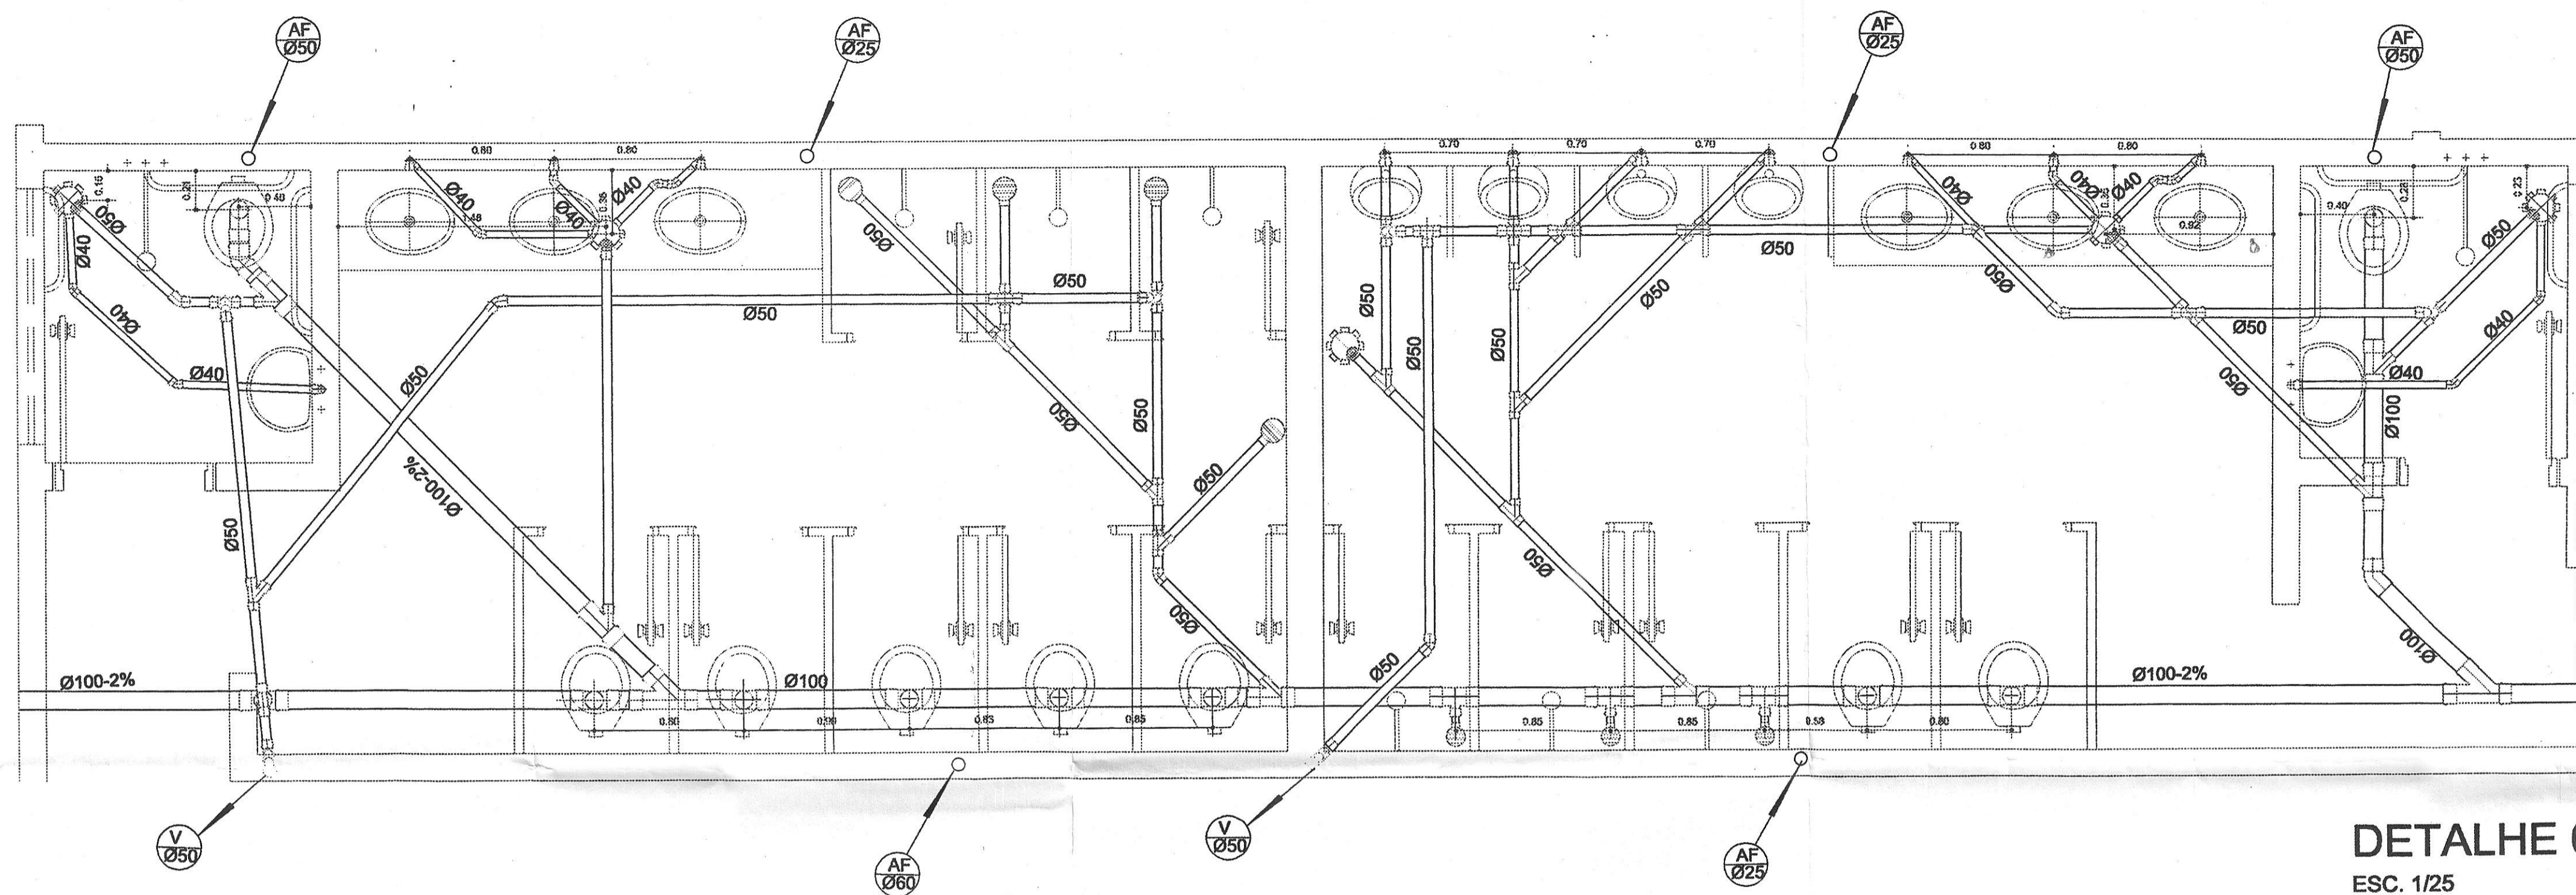


**DETALHE 02**  
ESC. 1/25

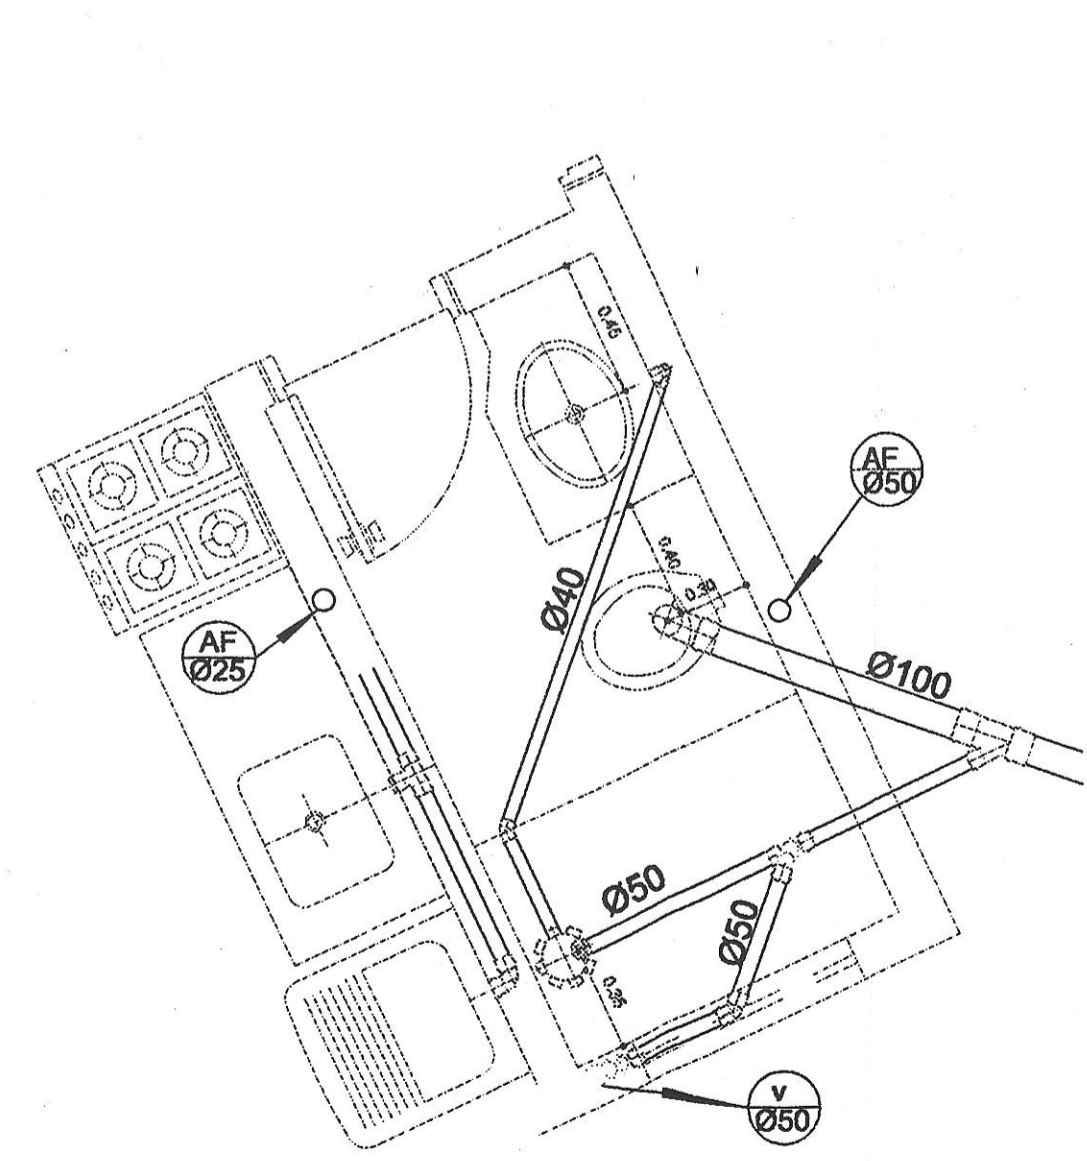

**DETALHE 05**  
ESC. 1/25

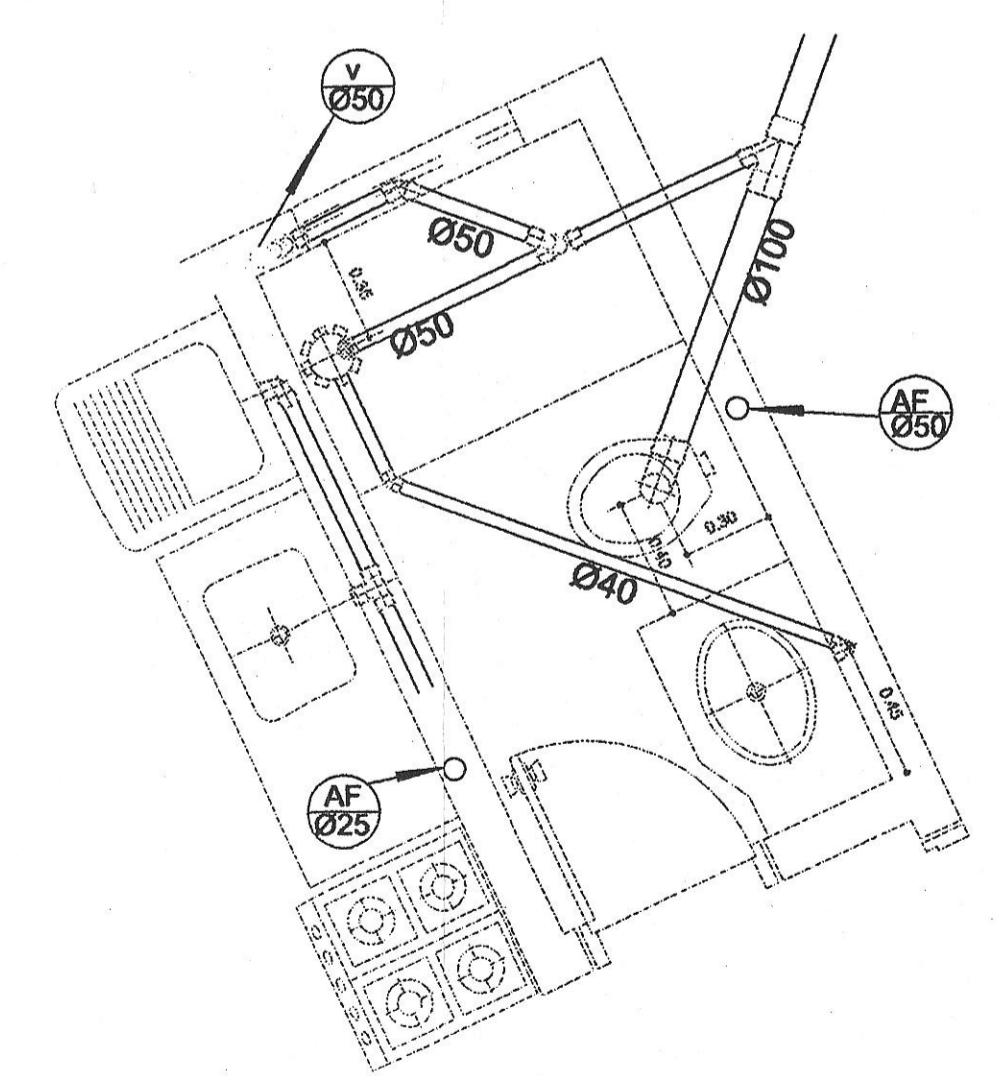

**DETALHE 04**  
ESC. 1/25

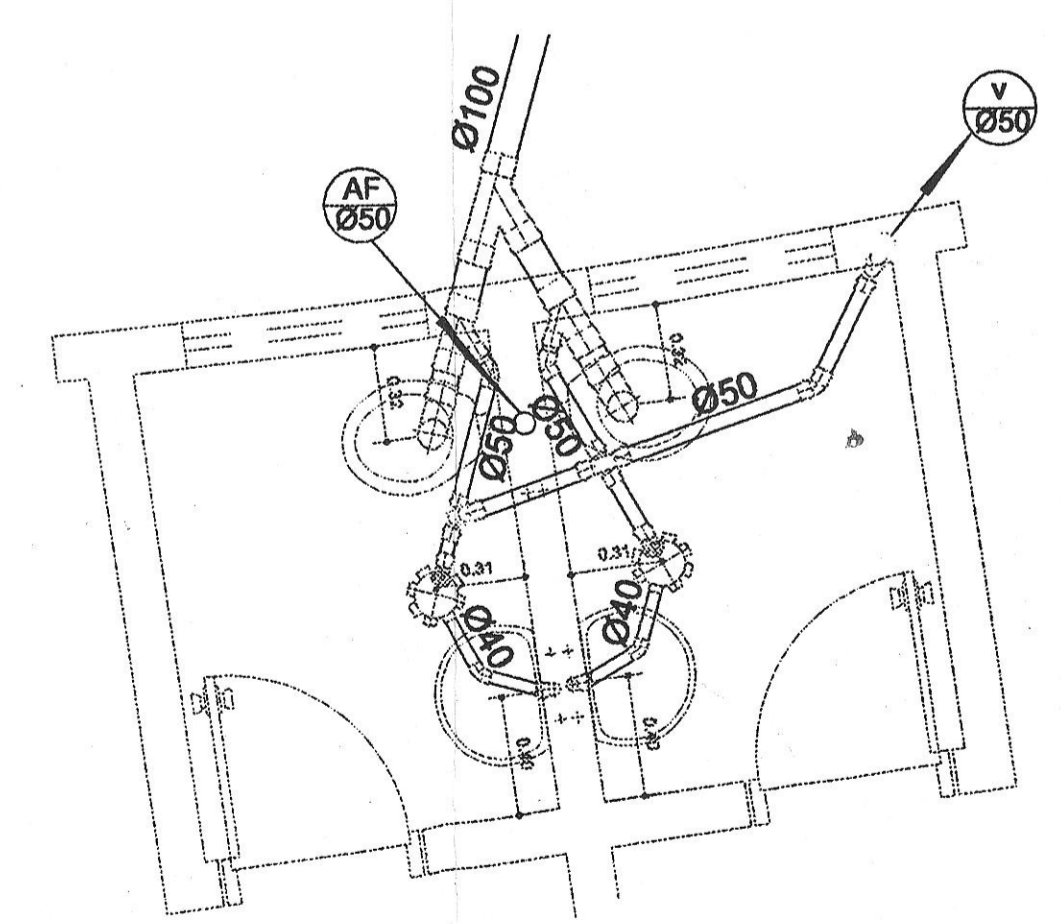

**DETALHE 03**  
ESC. 1/25

MEC - SEMTEC - UCP - PROEP  
Coordenação da Execução de Projetos do PROEP  
VERIFICADA A COMPATIBILIDADE  
PROJETO BÁSICO  
Responsável pela Análise Técnica  
Data: 13/07/00

COTAS DADAS EM m (METRO)  
DÚVIDAS OU ALTERAÇÕES CONSULTAR O ENGENHEIRO


**BANCO DE IDEIAS**      **PROJETO DE INSTALAÇÕES SANITÁRIAS**

PROPRIETÁRIO	SEC. DE EDUCAÇÃO DO ESTADO DE MATO GROSSO FUNDO ESTADUAL DE EDUCAÇÃO / SEDUC - MT	
TIPO DA OBRA	CENFOR - ESCOLA	
LOCAL DA OBRA	ALTA FLORESTA - MT	
INSC. CADASTRAL	AUTOR DO PROJETO	RESPONSÁVEL TÉCNICO EXECUTIVO
	JOÃO LUIZ PINHEIRO	


**INSTALAÇÕES SANITÁRIAS**  
DETALHES 02,03,04,05

PRANCHA **SAN 02/03**

ÁREAS		ESCALA:	
ÁREA CONSTRUIDA 1506,17m <sup>2</sup>		INDICADA	
		DATA:	
		AGO/99	
		DESENHO:	
		MAX	
		VISTO:	
TAXA DE OCUPAÇÃO %	COEF. DE APROV.	No. DE FISSOS	
TÉRREO	DEMÁS PAV.	01 PAV.	

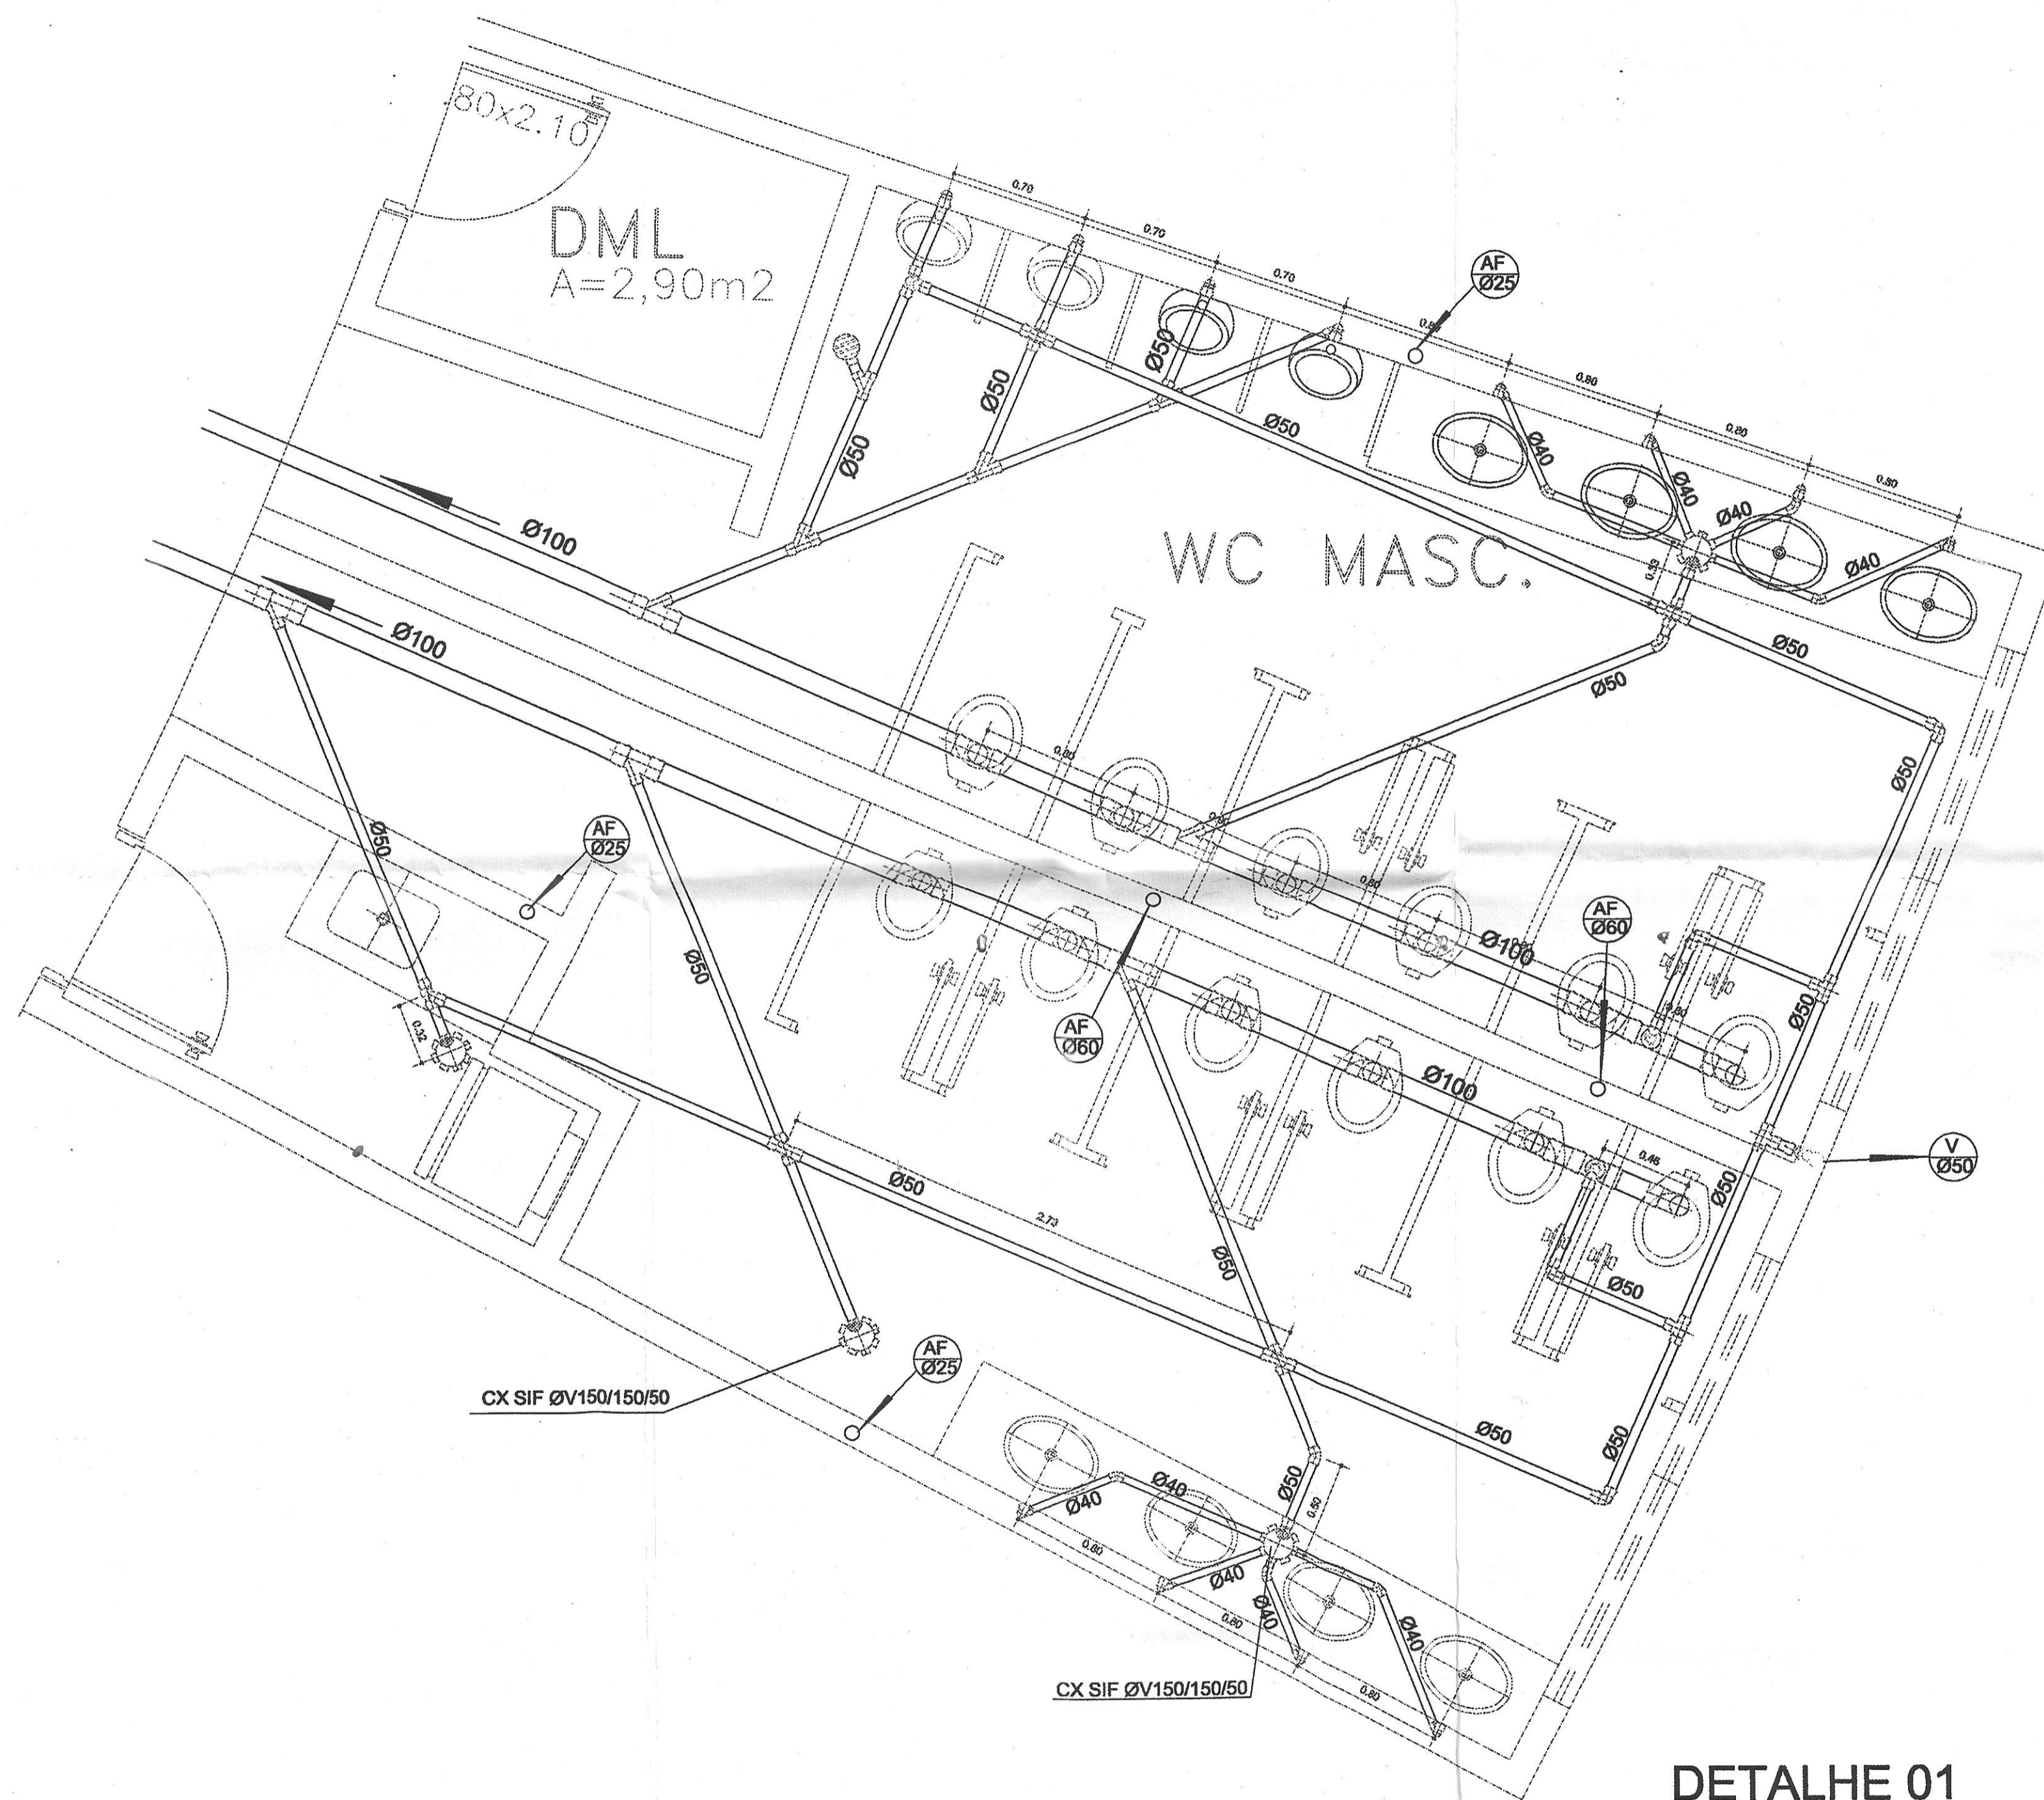

**DETALHE 01**  
ESC. 1/25

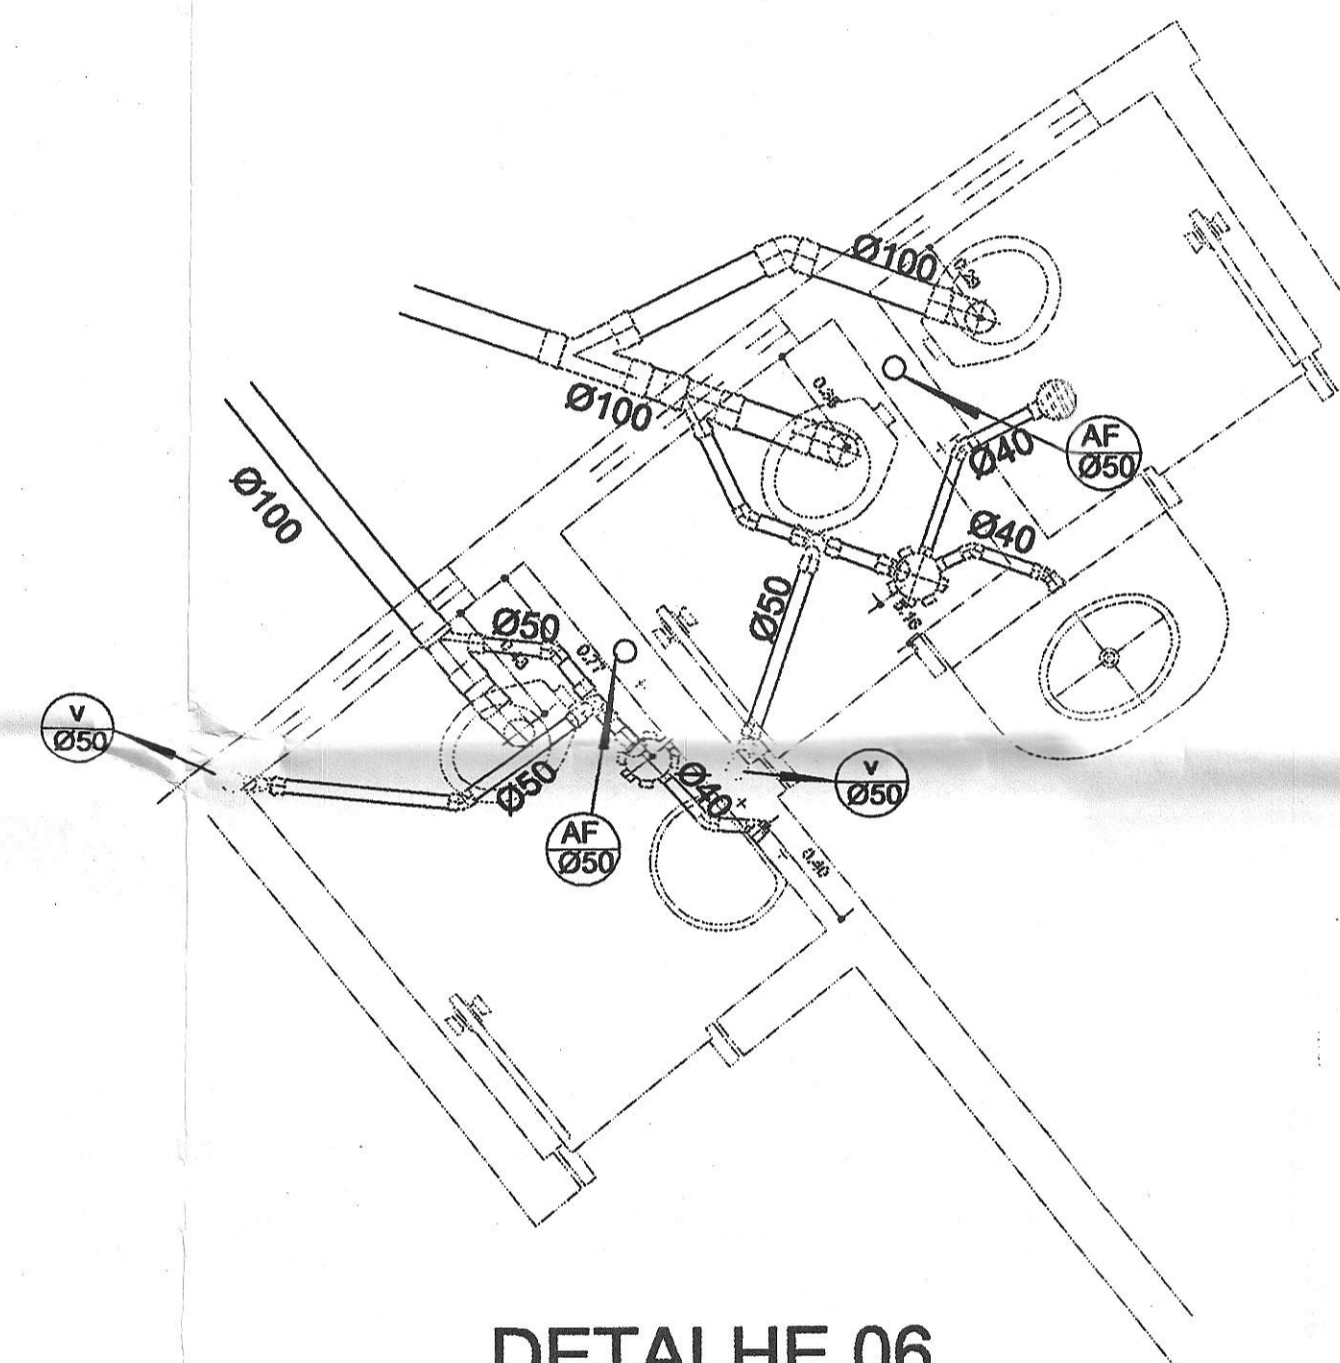

**DETALHE 06**  
ESC. 1/25

MEC - SEMTEC - UCP - PROEP  
Coordenação de Execução de Projetos do PROEP - CPP  
VERIFICADA A COMPATIBILIDADE COM  
PROJETO BÁSICO  
Responsável pelo Anúncio Técnico  
Data 13/07/00

COTAS DADAS EM m (METRO)  
DÚVIDAS OU ALTERAÇÕES CONSULTAR O ENGENHEIRO

**BANCO DE IDEIAS**

**PROJETO DE INSTALAÇÕES SANITÁRIAS**

PROPRIETÁRIO SEC. DE EDUCAÇÃO DO ESTADO DE MATO GROSSO  
FUNDO ESTADUAL DE EDUCAÇÃO / SEDUC - MT

TIPO DA OBRA CENFOR - ESCOLA

LOCAL DA OBRA

INSC. CADASTRAL

AUTOR DO PROJETO

RESPONSÁVEL TÉCNICO EXECUTIVO

JOÃO LUIZ PINHEIRO


ASSUNTO **INSTALAÇÕES SANITÁRIAS**  
DETALHES 01,06

BRANCHA **SAN**  
03/03

ÁREAS  
ÁREA CONSTRUIDA 1858,17m²

ESCALA:  
INDICADA  
DATA:  
AGO/99  
DESENHO:  
MAX  
VISTO:

TAXA DE OCUPAÇÃO %		COEF. DE APPROX.	Nº. DE PISOS
FÉRREO	DEMÁS PAV.		01 PAV.

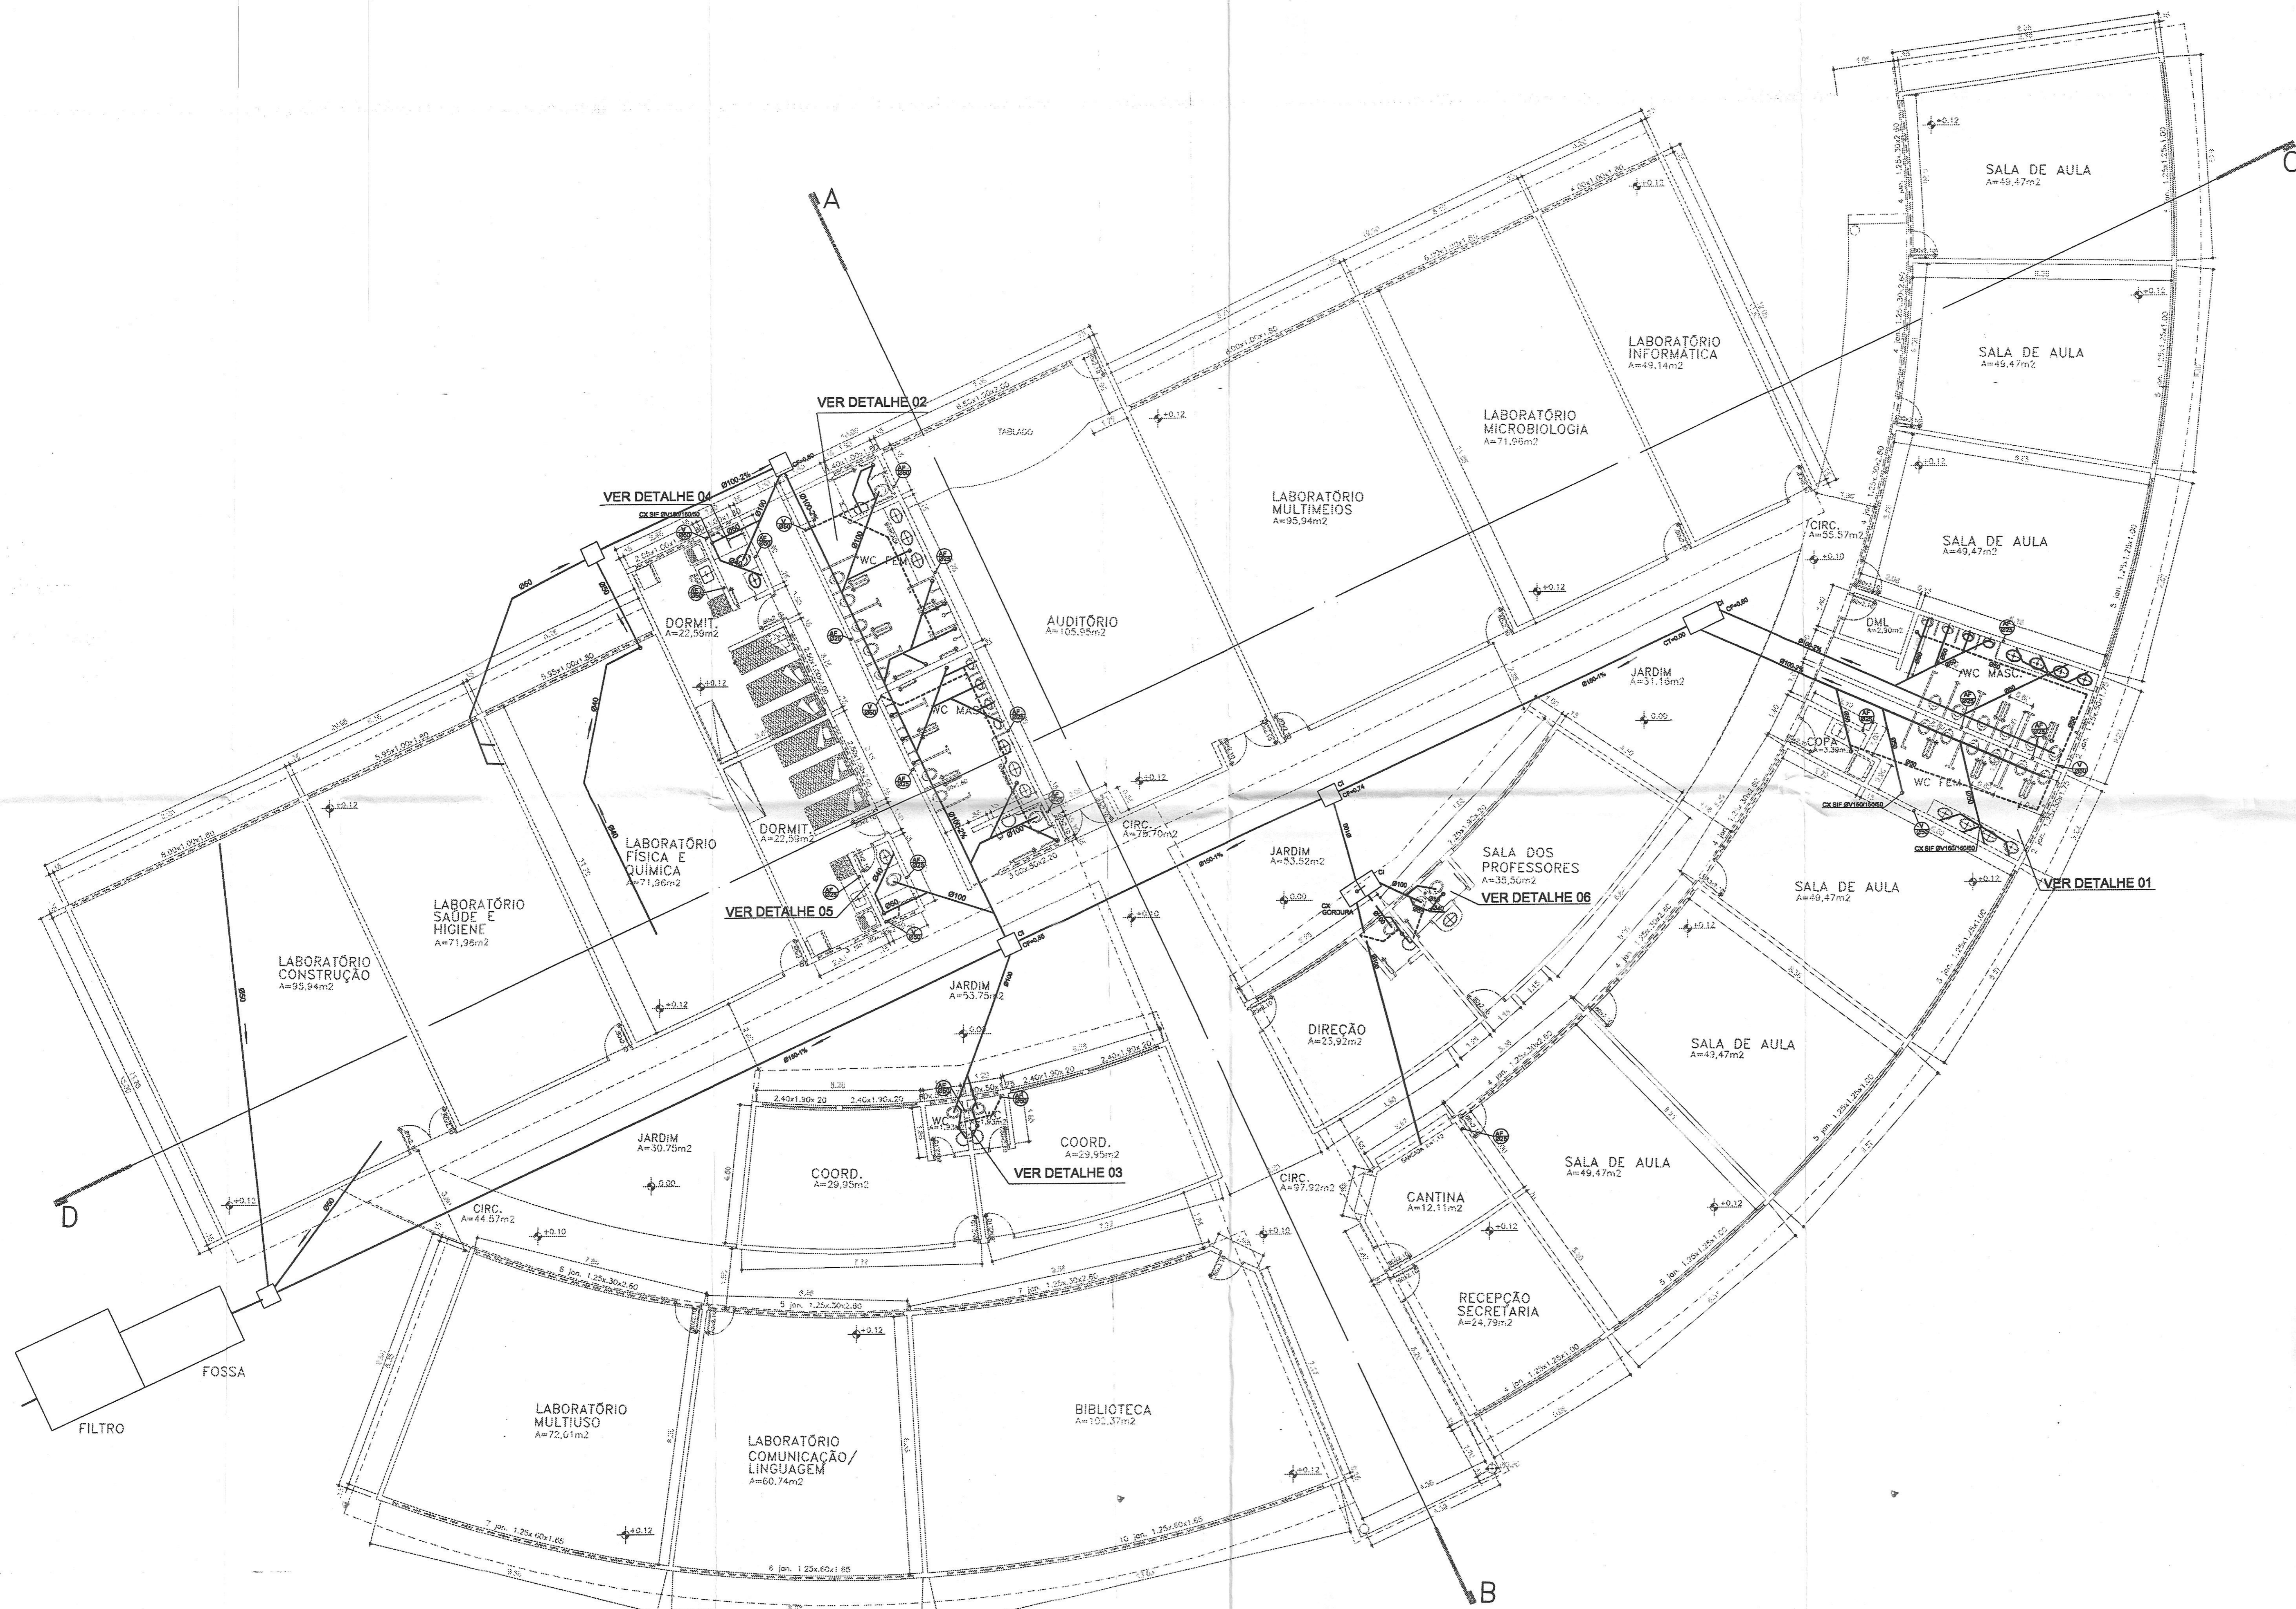

MEC - SEMTEC - UCP - PROEP  
 Coordenação de Execução de Projetos do PROEP - CPP  
 VERIFICADA A COMPATIBILIDADE COM  
 PROJETO BÁSICO  
 Responsável pelo Curso Técnico  
 Data 13/07/00

COTAS DADAS EM m (METRO)  
 COTAS PREVALECEM SOBRE O DESENHO  
 DÚVIDAS OU ALTERAÇÕES CONSULTAR O ENGENHEIRO

**BANCO DE IDEIAS**      **PROJETO DE INSTALAÇÕES SANITÁRIAS**

PROPRIETÁRIO: SEC. DE EDUCAÇÃO DO ESTADO DE MATO GROSSO  
 FUNDO ESTADUAL DE EDUCAÇÃO / SEDUC - MT  
 TIPO DA OBRA: CENFOR - ESCOLA  
 LOCAL DA OBRA: ALTA FLORESTA - MT  
 FISC. CASARTEL: *[Signature]*  
 AUTOR DO PROJETO: JOÃO LUIZ PINHEIRO  
 RESPONSÁVEL TÉCNICO EXECUTIVO: *[Signature]*

ASSUNTO: **INSTALAÇÃO SANITÁRIA IMPLANTAÇÃO GERAL**      PLANCHA: **SAN 01/03**

ÁREAS		ESCALA: INDICADA	
ÁREA CONSTRUELA 1806,17m <sup>2</sup>		DATA: AGO/99	
TAXA DE OCUPAÇÃO %		DESENHO: MAX	
TÉRREO	DEMAIS PAV.	COEF. DE APROV. CP	NO. DE PISOS
			01 PAV.

PLANTA BAIXA PAV. TÉRREO  
 ESCALA 1:100