


ANEXO VI

ELÉTRICA PLANTA GERAL/ QUADRO DE CARGAS
/ DIAGRAMA UNIFILAR

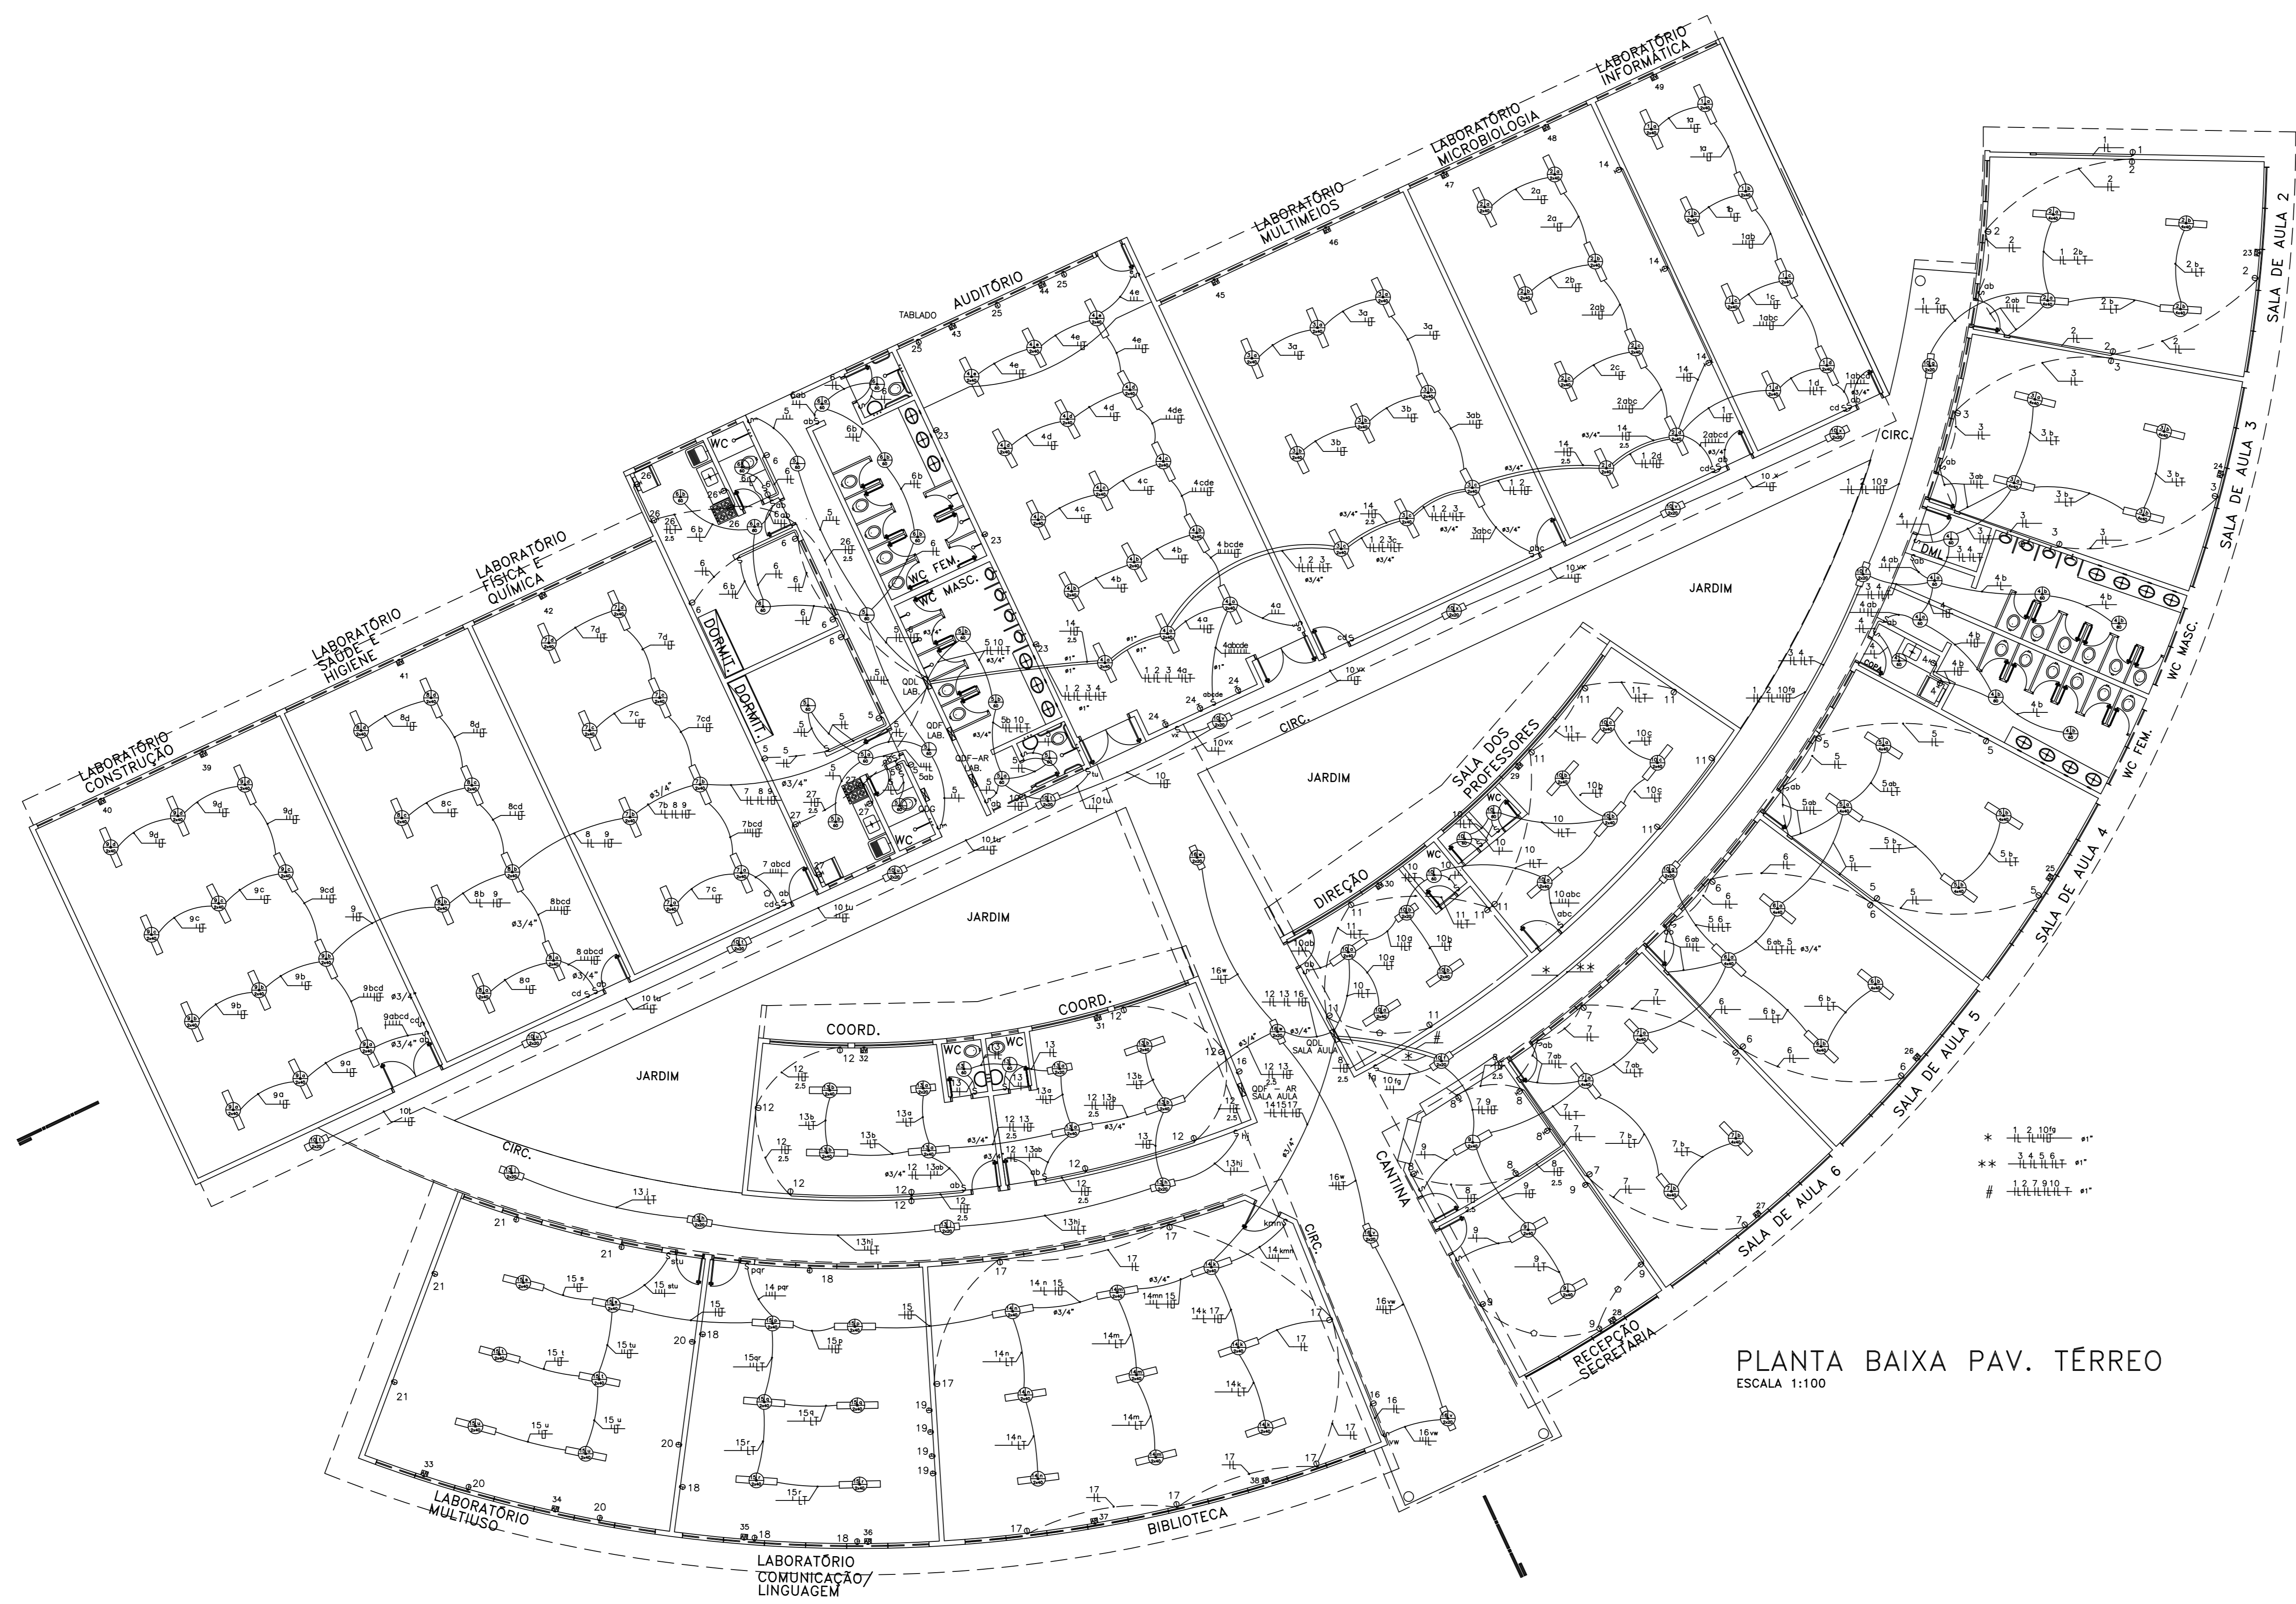

PLANTA BAIXA PAV. TERREO
ESCALA 1:100

BANCO DE IDEIAS

PROJETO ELETRICO

PROPRIETARIO SEC. DE EDUCACAO DO ESTADO DE MATO GROSSO
FUNDO ESTADUAL DE EDUCACAO / SEDUC - MT
TIPO DA OBRA CENFOR - ESCOLA
LOCAL DA OBRA
INSC. CADASTRAL
AUTOR DO PROJETO RESPONSÁVEL TÉCNICO EXECUTIVO
MONTENEGRO ESCOBAL
ENR. ELECTRICISTA - CREA 2858/99

ASSUNTO ILUMINACAO

PRANCHA: ELE 01

ESCALA: 1:100
DATA: JUL/99
ARQUIVO: ILLUM1.PLT
VETOR:

ESCALA: 1:100
DATA: JUL/99
ARQUIVO: ILLUM1.PLT
VETOR: